


INSTALAÇÃO ELÉTRICA  
Escala 1/50

DIAGRAMA UNIFILAR

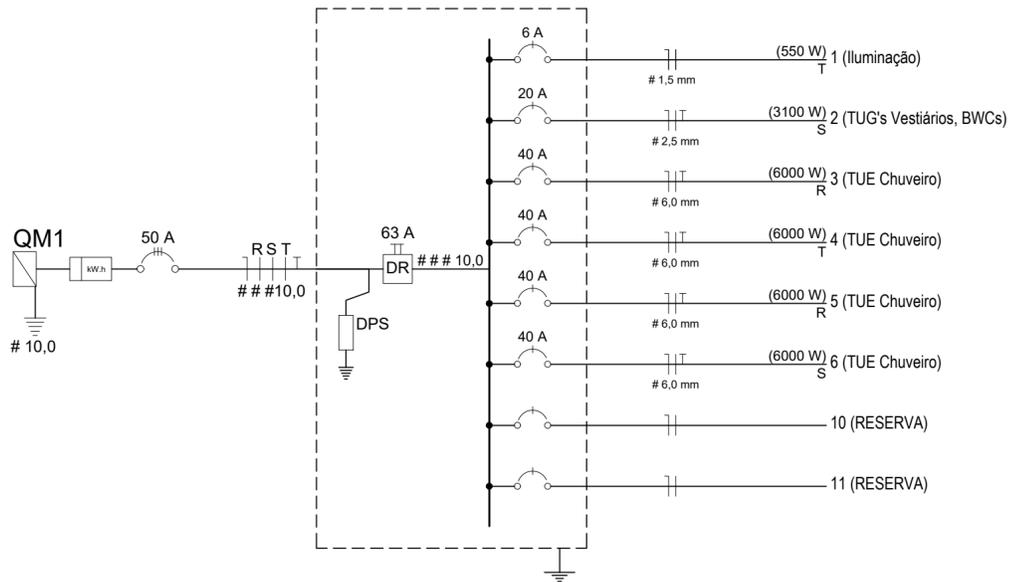

QUADRO DE CARGAS

CIRCUITO	ILUMINAÇÃO (W)			TOMADAS (W)			FASES	ESQUEMA	POTÊNCIA (W)	DISJ. (A)	FIO (mm²)
	2x40	12	25	100	600	6.000					
1	-	-	22	-	-	-	T	F+N	550	6	1,5
2	-	-	-	7	4	-	S	F+N+T	3100	20	2,5
3	-	-	-	-	-	1	R	F+N+T	6000	40	6,0
4	-	-	-	-	-	1	T	F+N+T	6000	40	6,0
5	-	-	-	-	-	1	R	F+N+T	6000	40	6,0
6	-	-	-	-	-	1	S	F+N+T	6000	40	6,0
Res	-	-	-	-	-	-	-	-	-	-	-
Res	-	-	-	-	-	-	-	-	-	-	-
Res	-	-	-	-	-	-	-	-	-	-	-
TOTAL	-	-	22	7	4	4	3	3	27650	50	10,0

Potência Instalada (W)

R	12000
S	9100
T	6550
Total	27650

LEGENDA

	TOMADA NO TETO
	TOMADA NO PISO
	TOMADA ALTA h:2.30m
	TOMADA MÉDIA h:1.30m
	TOMADA BAIXA h:0.30m
	TOMADA COM INTERRUPTOR
	INTERRUPTOR SIMPLES
	INTERRUPTOR SIMPLES DÚPLO
	INTERRUPTOR SIMPLES E PARALELO
	INTERRUPTOR EM PARALELO
	QUADRO DE MEDIÇÃO
	CAIXA DE DISTRIBUIÇÃO
	NEUTRO, FASE, RETORNO, TERRA
	ELETRODUTO TETO
	ELETRODUTO PAREDE
	ELETRODUTO PISO
	PONTO ILUM. INCANDESCENTE
	PONTO ILUM. FLUORESCENTE
	CAMPAINHA
	INTERRUPTOR DE CAMPAINHA

CIDADE: BOM JESUS DO OESTE-SC

LOTEAMENTO: CENTRO

ÁREA URBANA

Praça do Município de Bom Jesus do Oeste

ÁREA DO LOTE: 10.000,00m²

ÁREA EDIFICADA: 61,50 m²

TAXA DE OCUPAÇÃO: 0,615%

ÍNDICE DE APROVEITAMENTO: 0,006%

APROVAÇÃO:



RESPONSÁVEL TÉCNICO: **KELI MENIN RAMOS**  
Arquiteta e Urbanista - CAU A146009-9

ASS: PREFEITO:

ASSINATURA

PROPRIETÁRIO:

PREFEITURA MUNICIPAL DE BOM JESUS DO OESTE

OBRA:

EDIFICAÇÃO PARA FINS ESPECIAIS

LOCAL:

BOM JESUS DO OESTE-SC

ÁREA:

61,50 m²

Keli Menin Ramos

Escala

Indicada

CONTEÚDO: INSTALAÇÃO ELÉTRICA  
QUADRO DE CARGAS  
DIAGRAMA UNIFILAR

DATA:

Junho / 2019

FOLHA:

3/4