



Projeto Água Fria  
Escala 1:50


Legenda	
	Registro de gaveta c/ canopia cromada c/PVC soldável - RG
Legenda Detalhada	
	Registro de gaveta c/ canopia cromada c/PVC soldável - RG Médias
	Registro de gaveta c/ canopia cromada - 3/4"
	PVC tipo soldável
	Adapt. sold. curto c/ canopia e registro - 25 mm - 3/4"
	2 ps
Legenda das indicações	
LV	Lavatório com jato de 90° - 25 mm - 1/2"
RG	Registro de gaveta c/ canopia cromada c/PVC soldável - 3/4"
Salda	Salda livre - 25 mm
VS	Vaso sanitário com calca acoplada - 3/4"

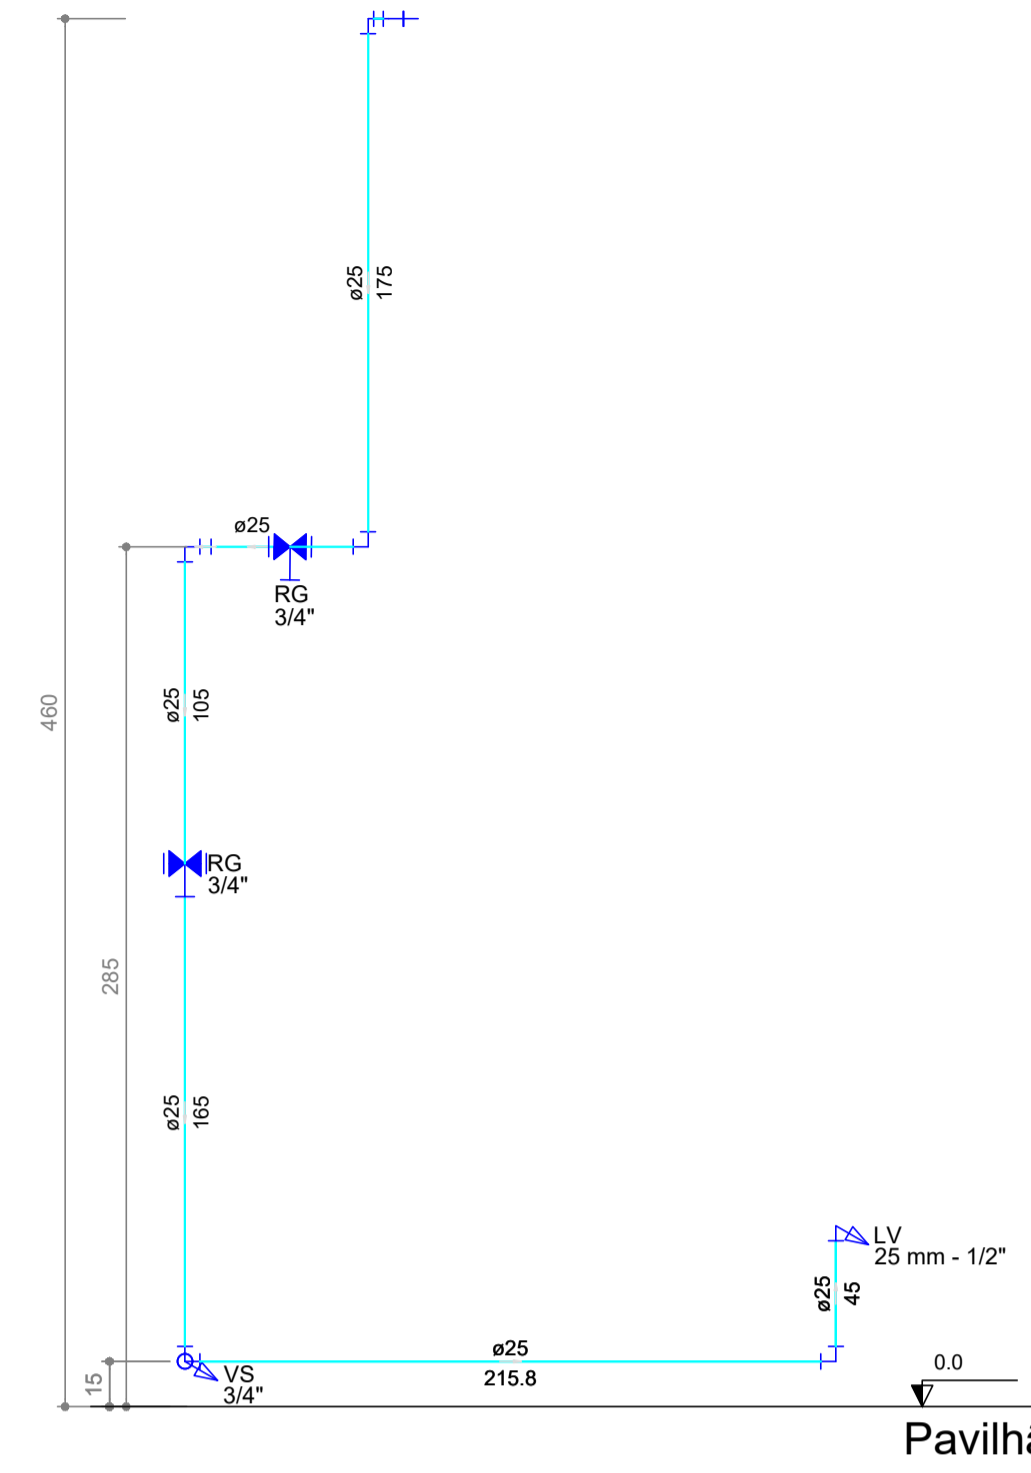


Vista PcD Fem.  
Escala 1:25

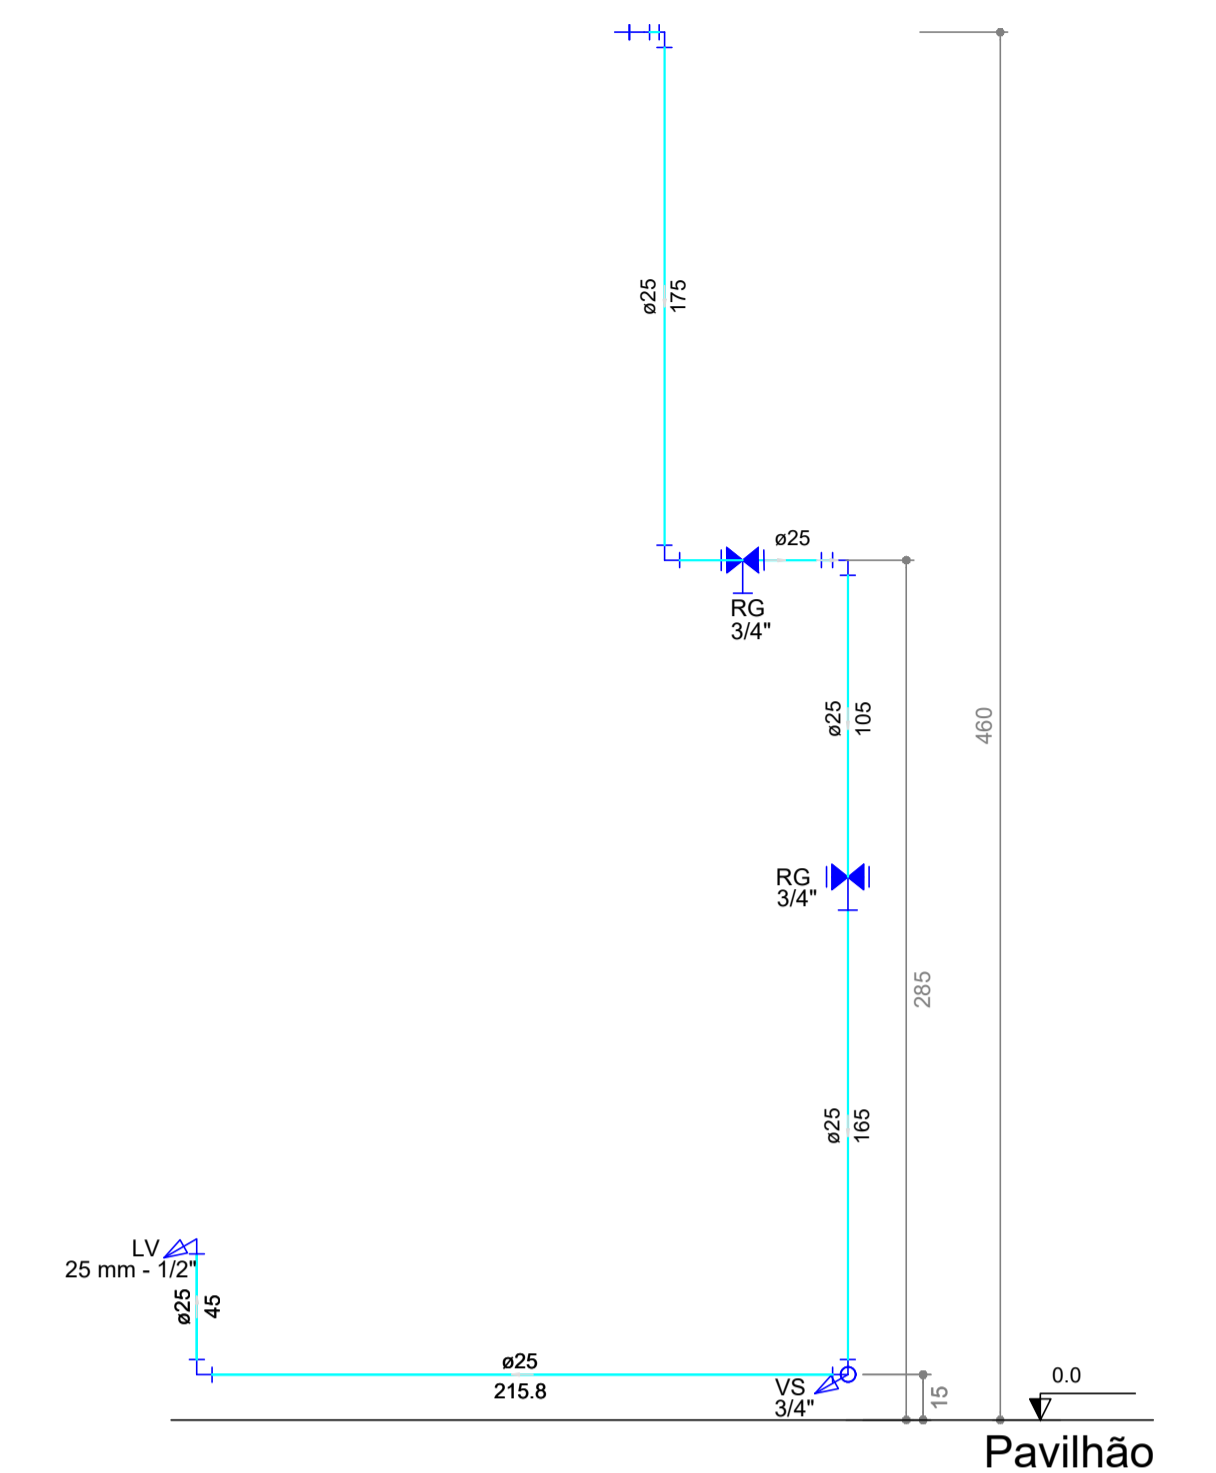

Vista PcD Masc.  
Escala 1:25

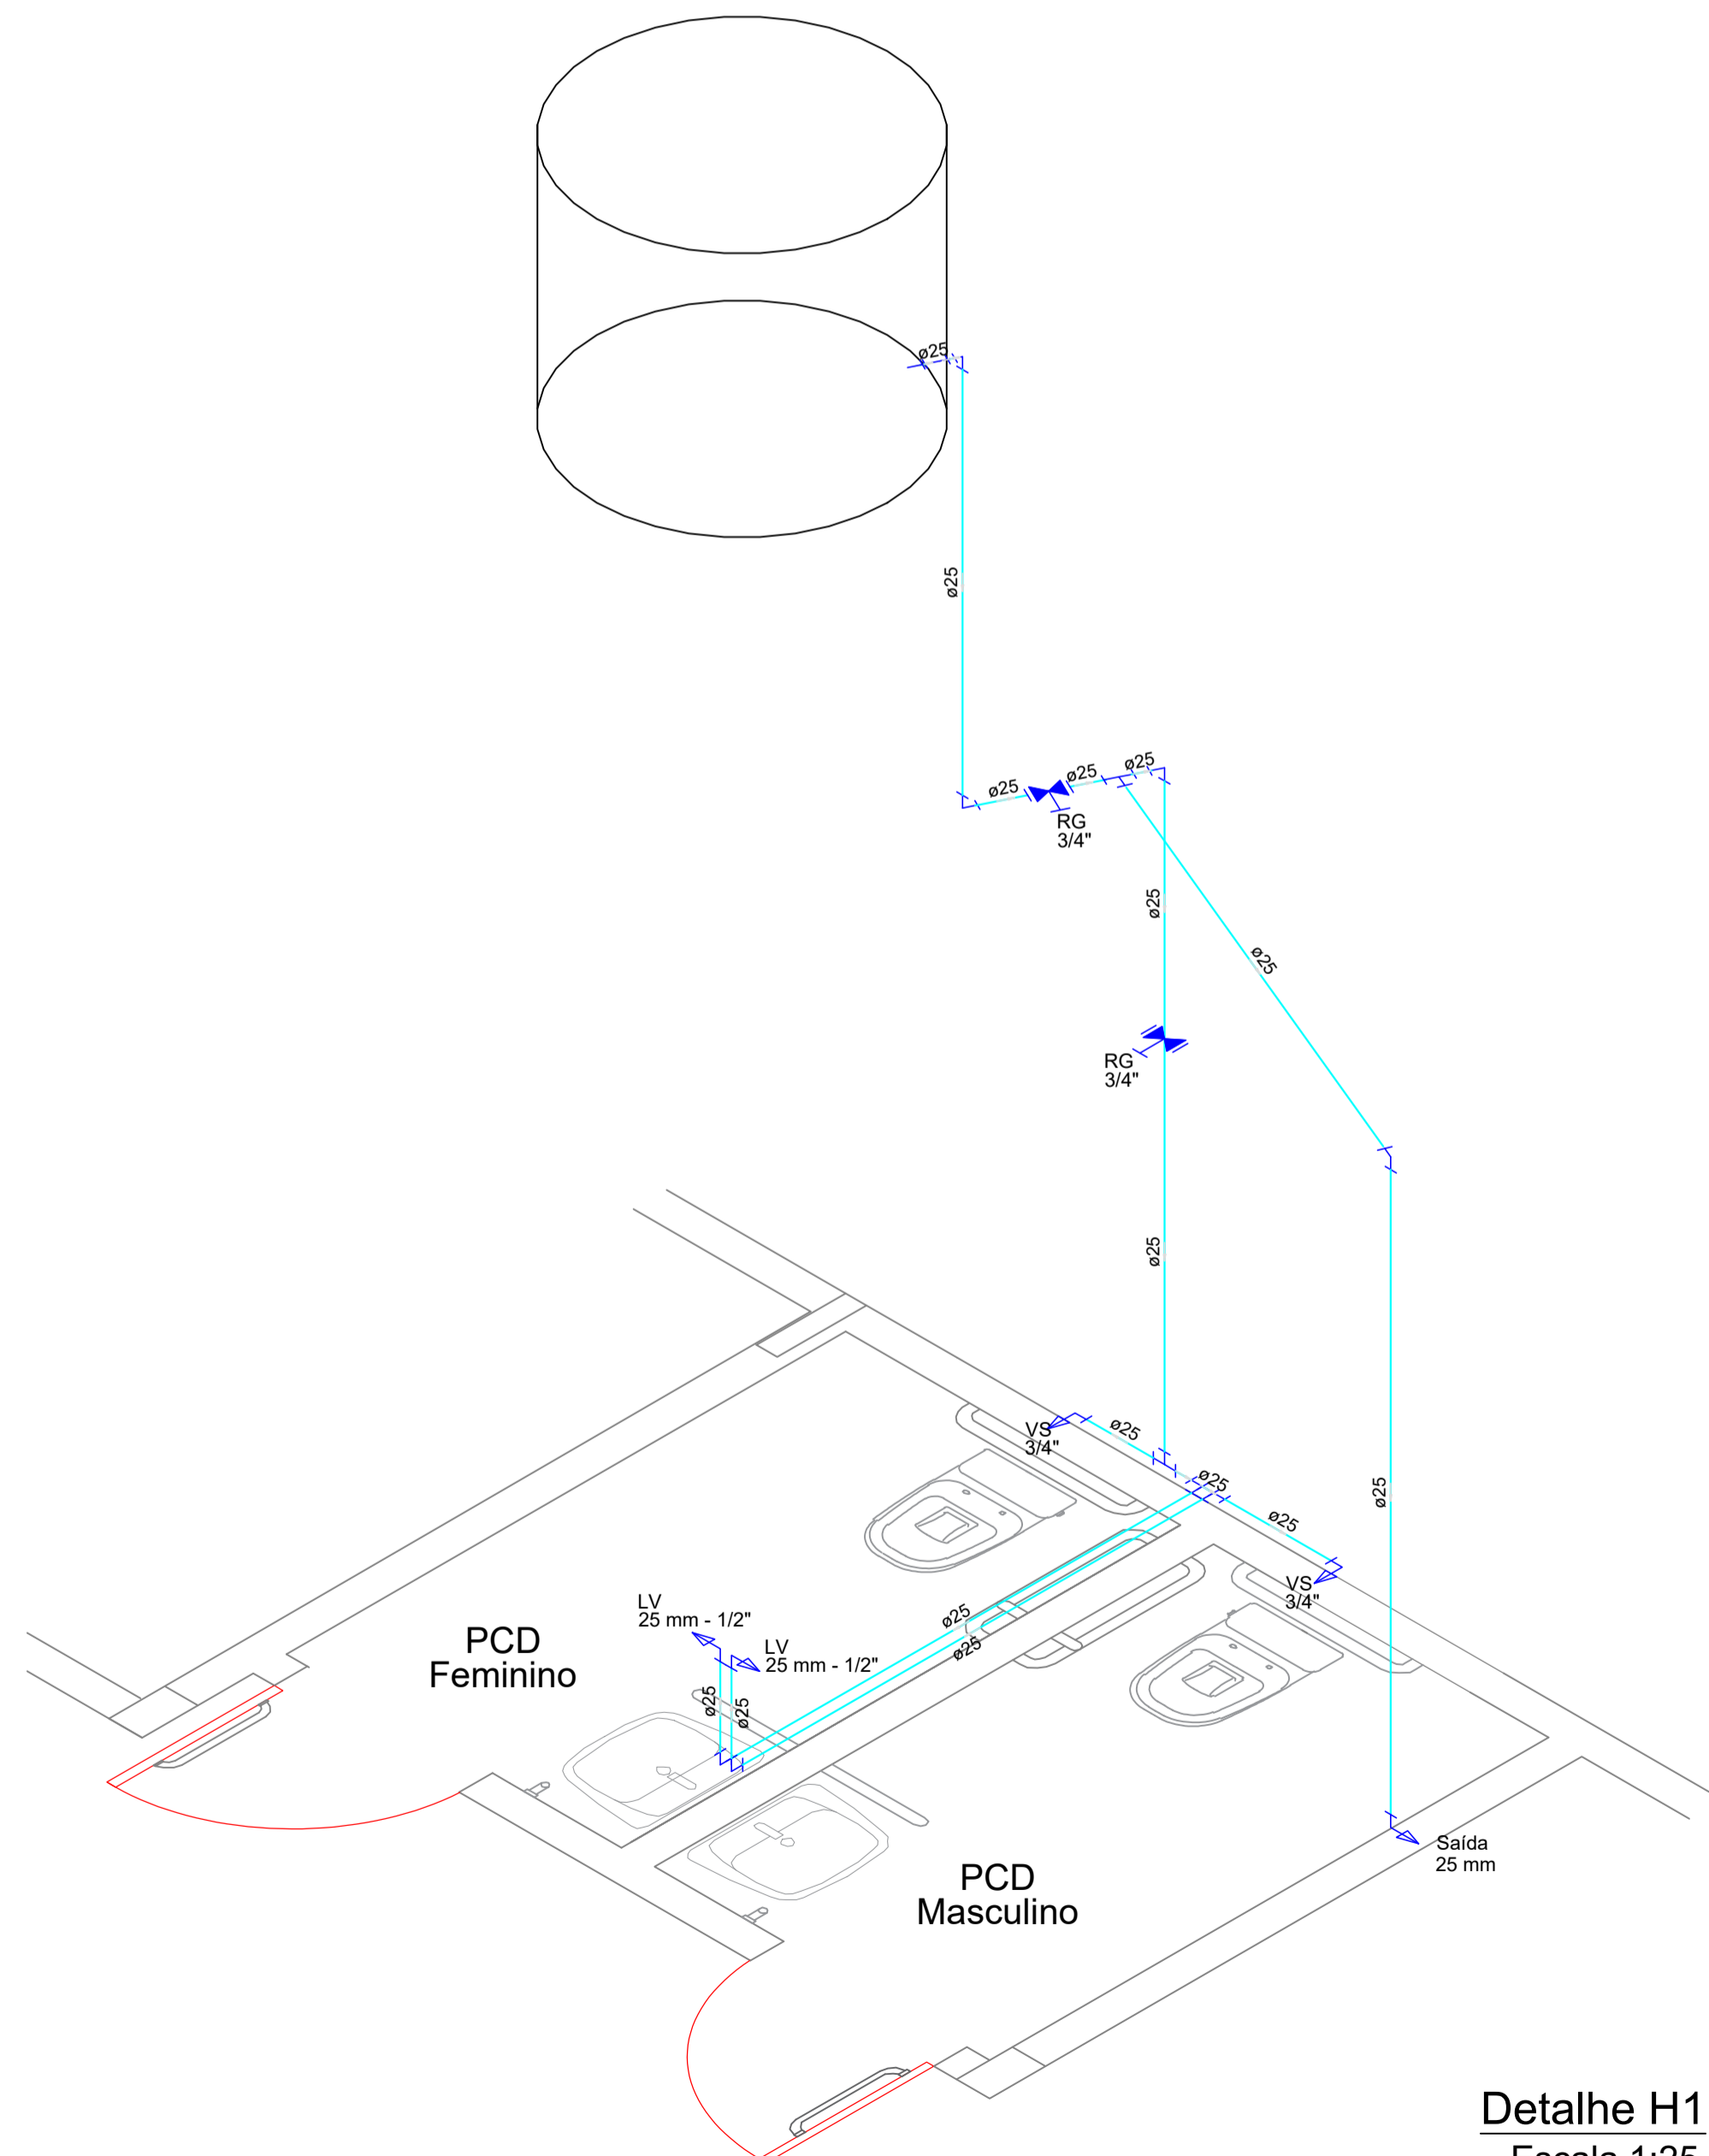

Detalhe H1  
Escala 1:25

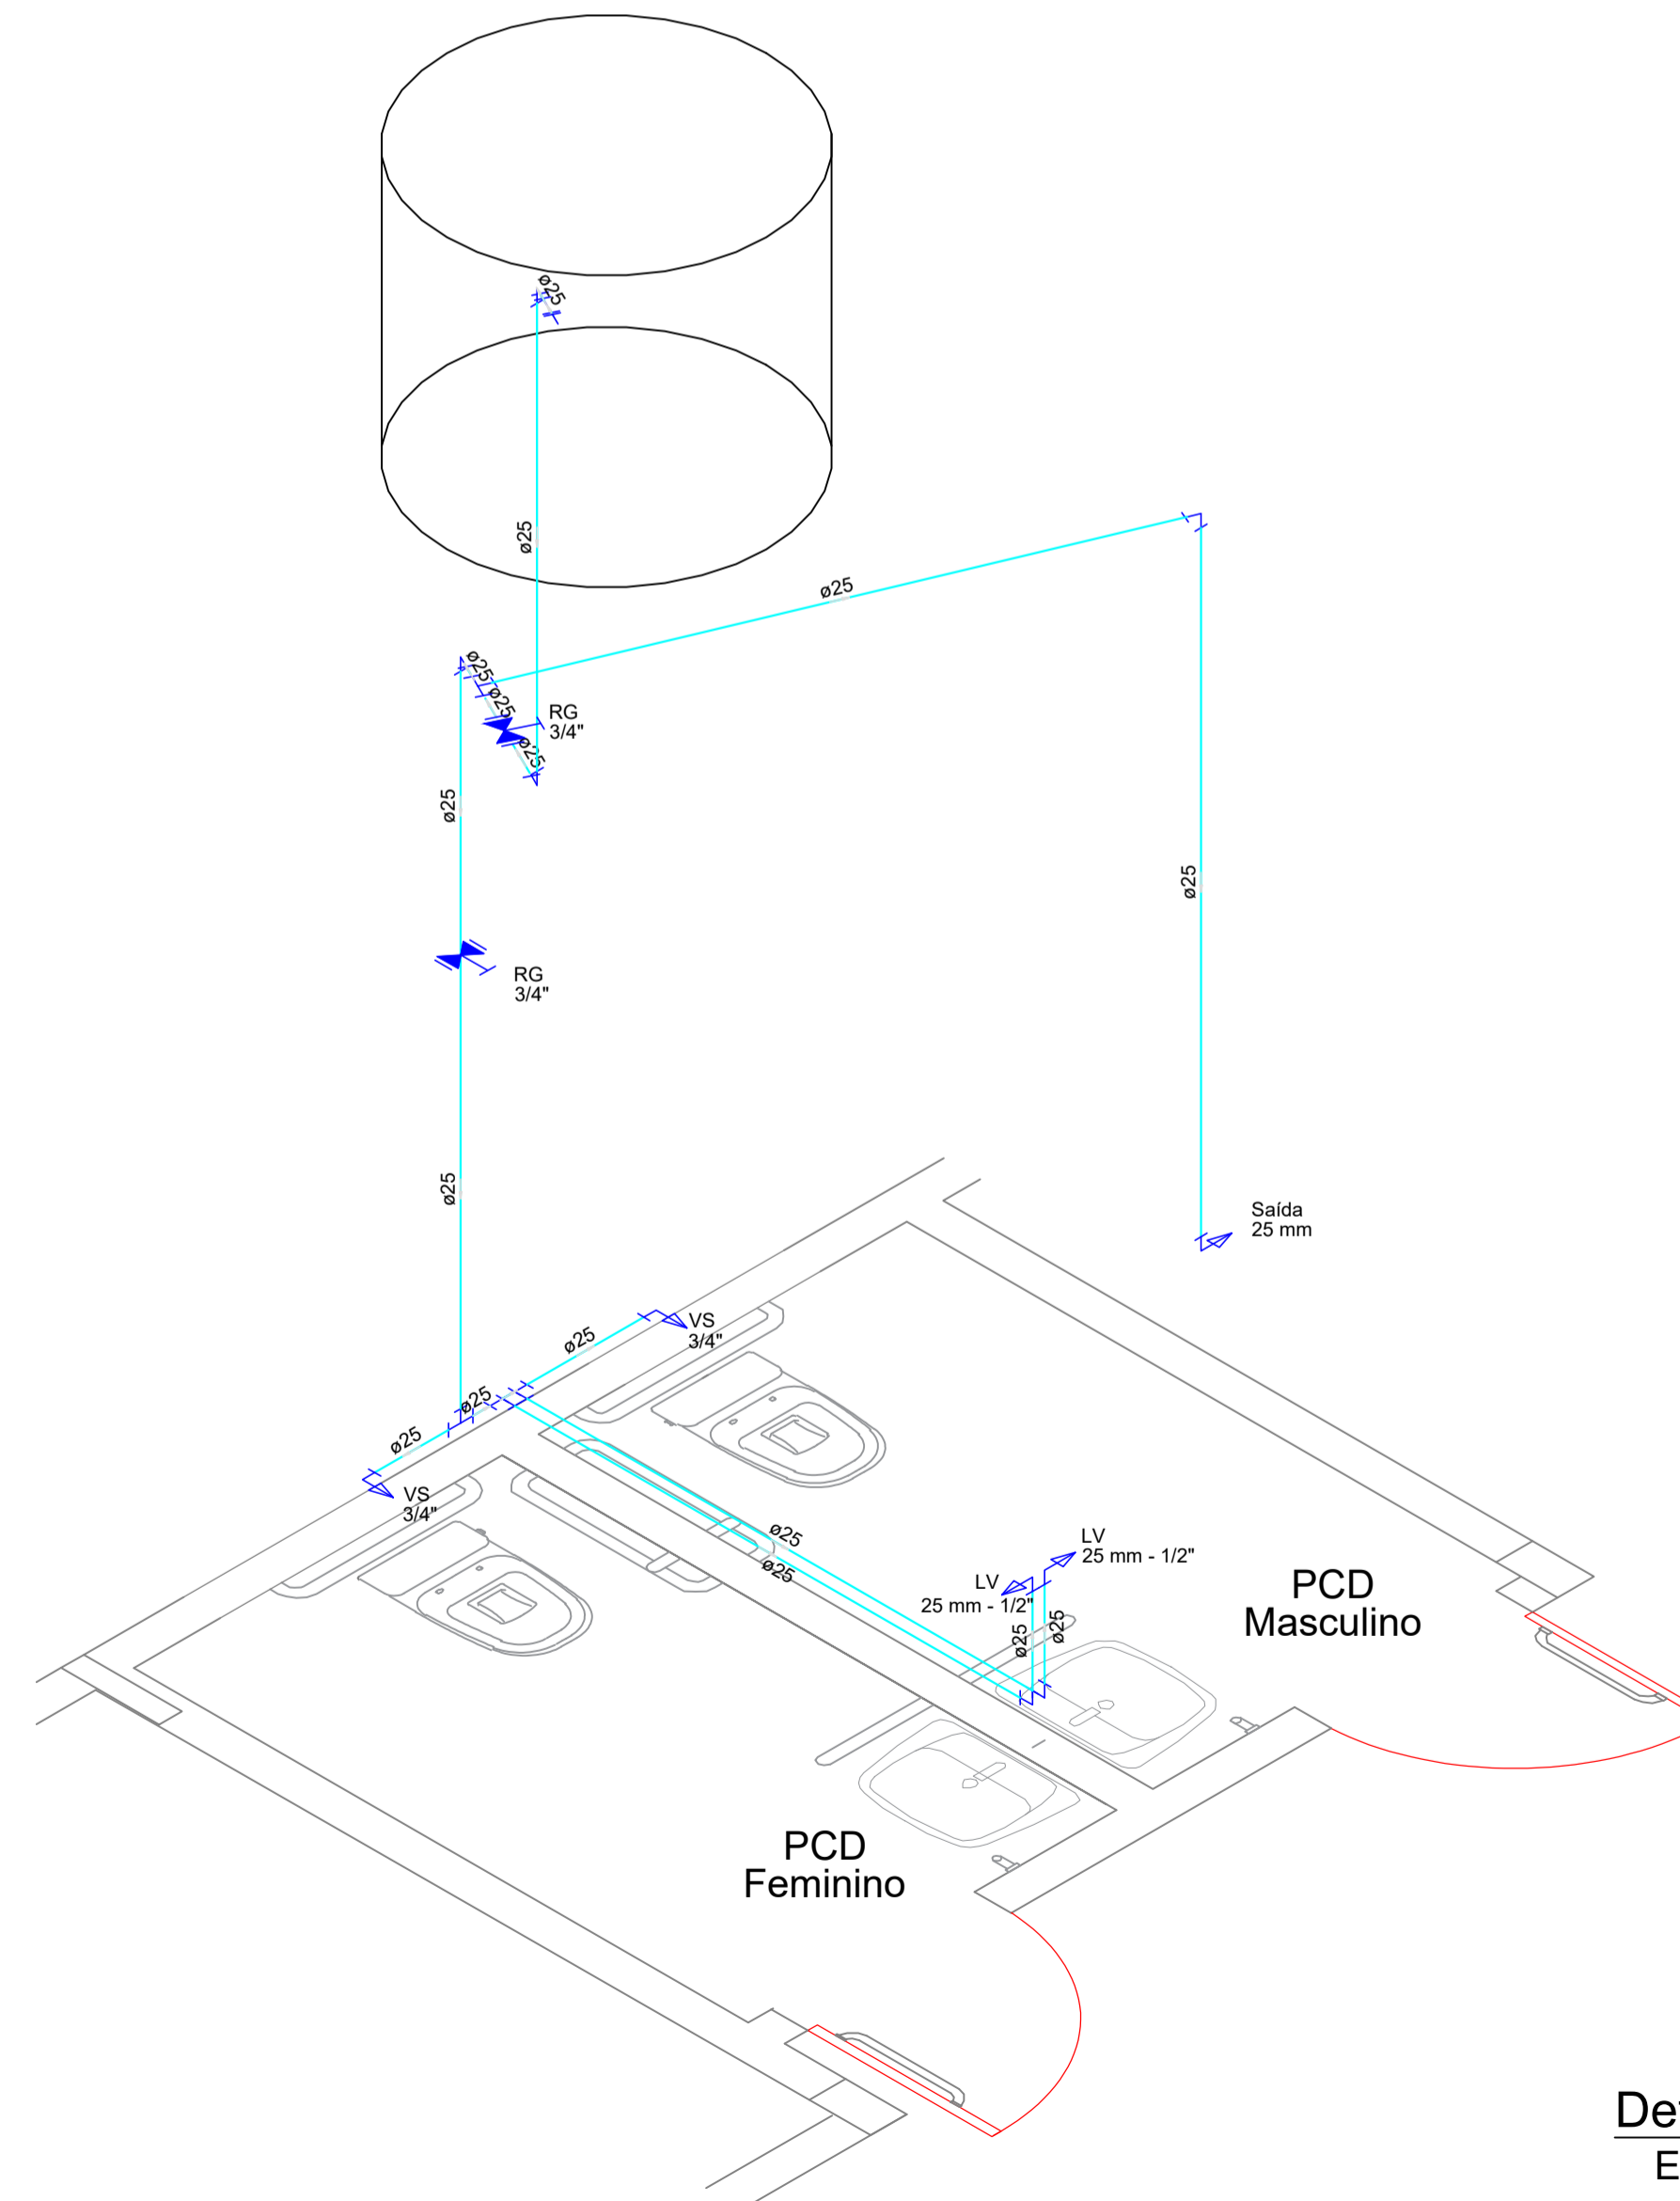

Detalhe H2  
Escala 1:25



APROVAÇÃO:	
<p>PROPRIETÁRIO: PREFEITURA MUNICIPAL DE BOM JESUS DO OESTE          PREFEITO: RONALDO LUIZ SENER</p> <p>RESP. TÉCNICO: DAVID LUIZ KREUZ          CREA-SC: 163389-2</p>	
DBRA: PAVILHÃO INDUSTRIAL - 08	
PRJETO: PROJETO HIDROSSANITÁRIO - ÁGUA FRIA	
DESCRIÇÃO: PLANTA BAIXA, DETALHES E VISTAS	
CIDADE: BOM JESUS DO OESTE	ENDEREÇO: LINHA FLOR DA SERRA - SC 160
SEÇÃO: SEÇÃO BARRA SUJA	PART. DO LOTE RURAL Nº: 29
ÍNDICE DE APROVEITAMENTO: 1,86%	TAXA DE OCUPAÇÃO: 1,86%
DATA: 02/09/2019	ESCALA: INDICADA
ÁREA TOTAL: 375,00 M <sup>2</sup>	PRANCHA: 04/05