
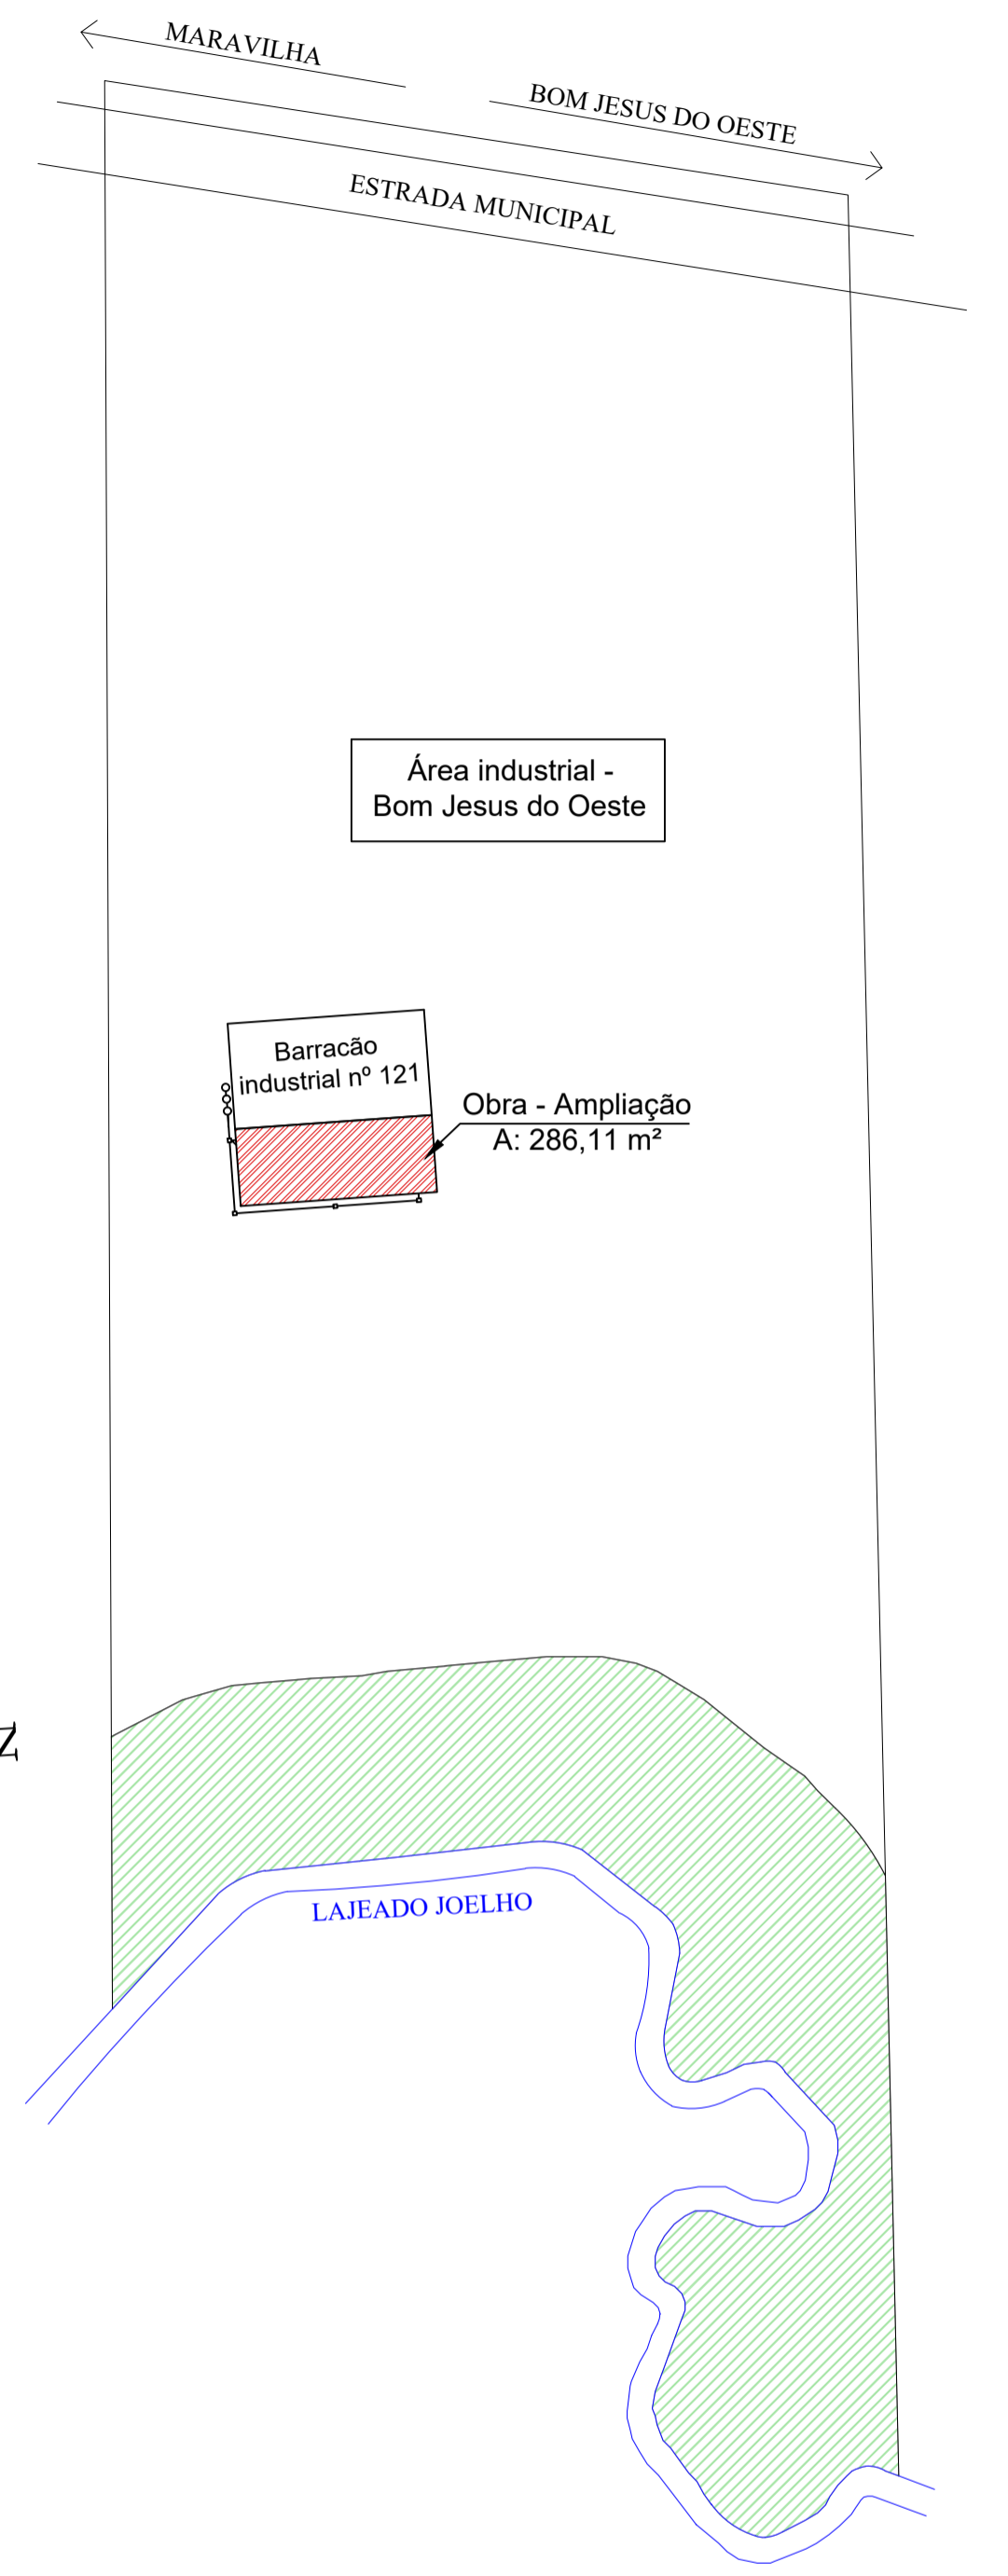







PAREDES INTERNAS	
1	ALVENARIA EM BLOCOS DE CONCRETO A VISTA
2	ALVENARIA COM ACABAMENTO ARGAMASSADO
3	ACABAMENTO EM CERÂMICA

LEGENDA	
SÍMBOLO	DESCRIÇÃO
	EXTINTOR PORTÁTIL DE PÓ QUÍMICO SECO (PQS ABC) - 4KG / 2-A - 20-BC
	ROTA DE FUGA - SAÍDA FINAL
	ROTA DE FUGA - DIREÇÃO A SEGUIR
	BLOCO AUTÔNOMO TIPO FAROLETE DE ILUMINAÇÃO DE EMERGÊNCIA - 2x55W
	BLOCO AUTÔNOMO LUMINÁRIA DE EMERGÊNCIA
	PLACA FOTOLUMINESCENTE - VER DETALHES

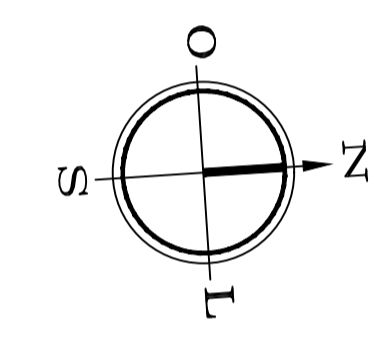

Planta de Situação/Locação  
Escala 1:1000

Planta Baixa - PPCI  
Escala 1:75

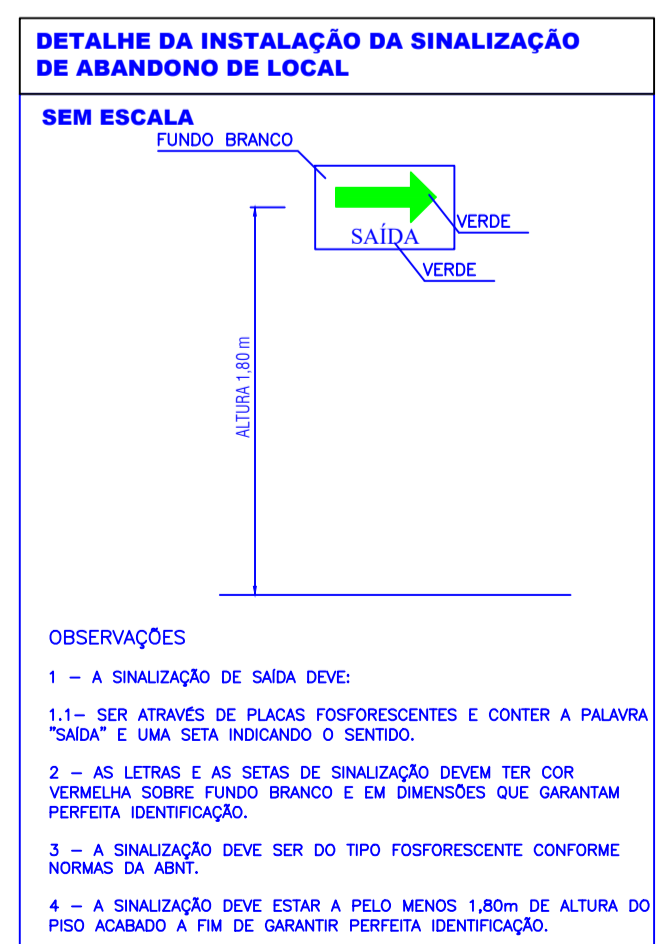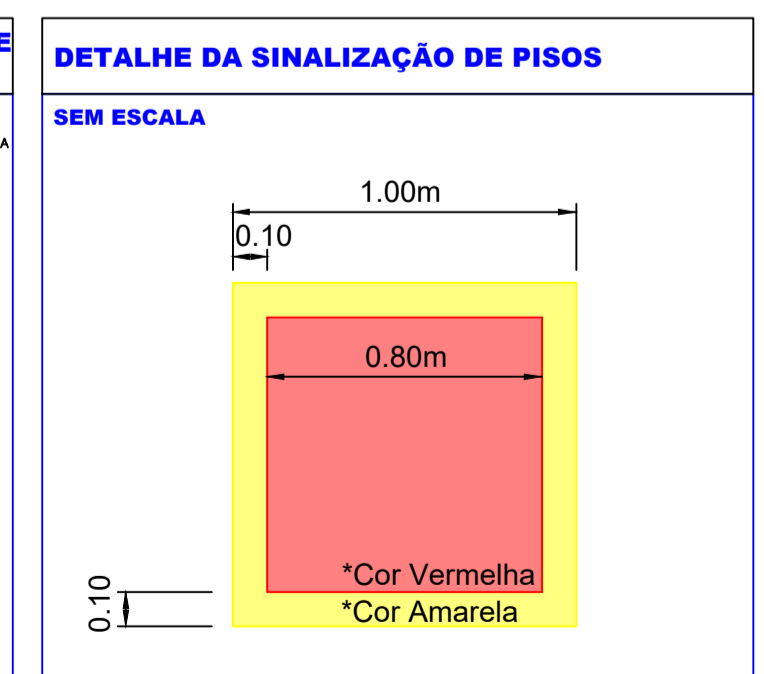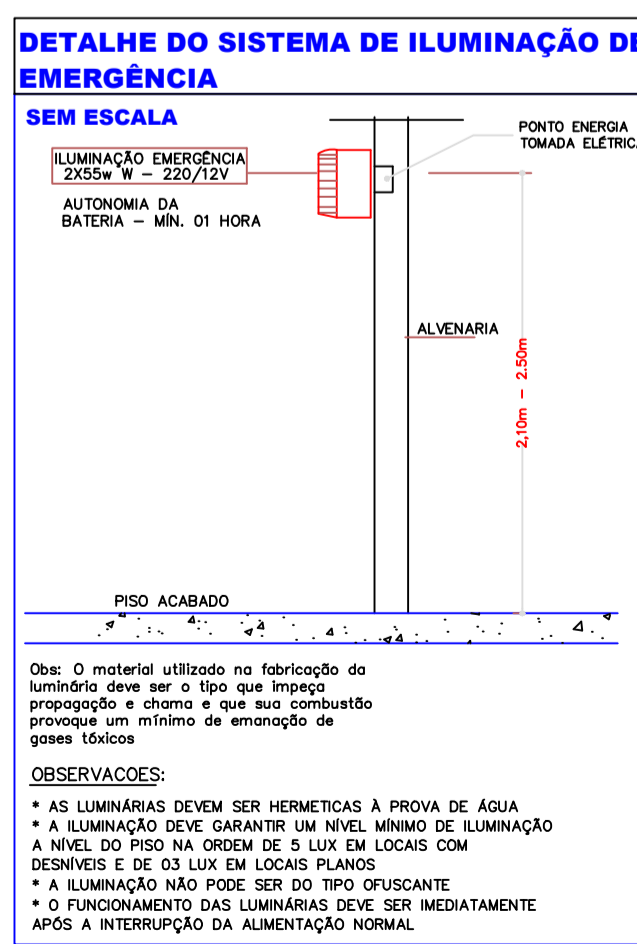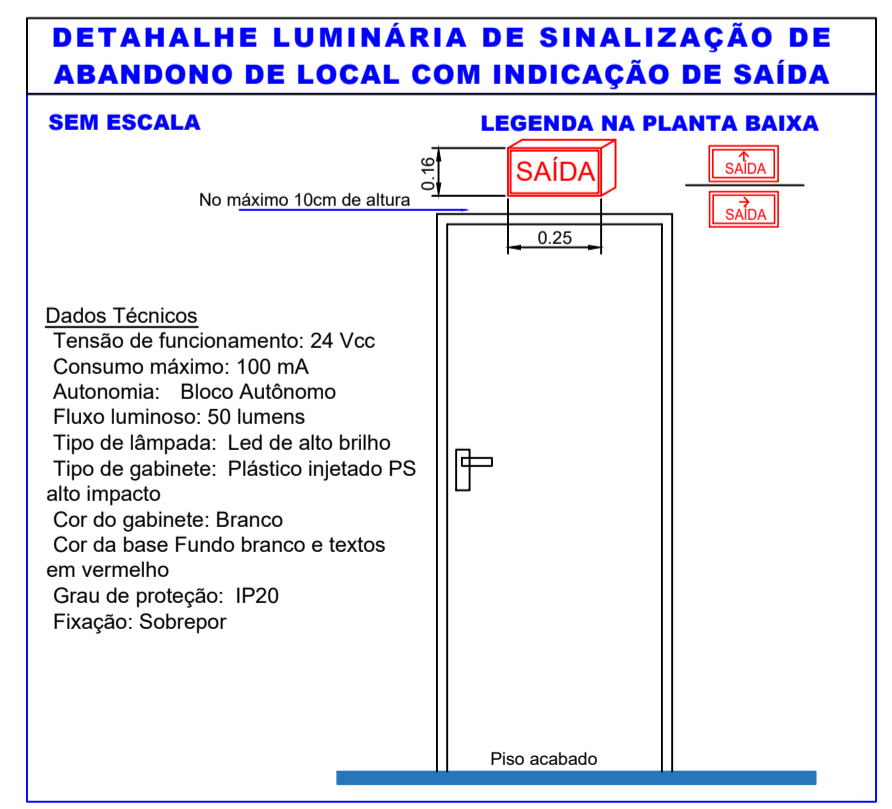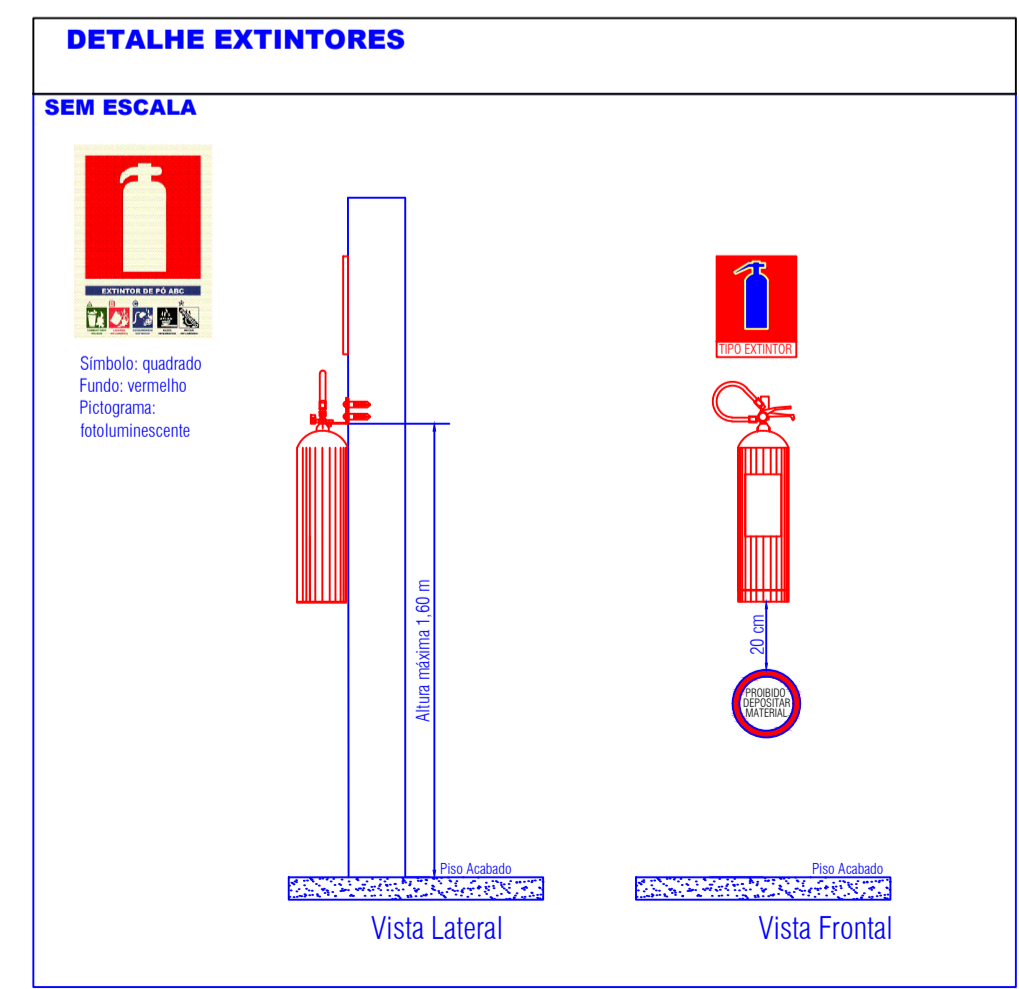

		APROVAÇÃO:	
PROPRIETÁRIO: PREFEITURA MUNICIPAL DE BOM JESUS DO OESTE	ÁREA: 286,11 m <sup>2</sup>	ÁREA DO LOTE: 32.687,00 m <sup>2</sup>	
CIDADE: BOM JESUS DO OESTE	LOTEAMENTO: DISTRITO INDUSTRIAL		
ASSINATURA PROPRIETÁRIO		ASSINATURA RESPONSÁVEL TÉCNICO	
OBRA: AMPLIAÇÃO DE BARRACÃO		ARQUIVO: PREFEITURA DE BOM JESUS DO OESTE	
DATA: OUTUBRO/ 2020		DESENHO: KELI MENIN RAMOS	
CONTEÚDO: -PROJETO PREVENTIVO CONTRA INCÊNDIO -PLANTA BAIXA -PLANTA DE SITUAÇÃO E LOCAÇÃO -DETALHES		ÁREA EMPICADA: 286,11 m <sup>2</sup>	
		ESCALA: INDICADA	
		FOLHA: PPCI-01	